


Dispozice sestavy ČOV

M 1:40


PŮDORYS SESTAVY

M 1:40

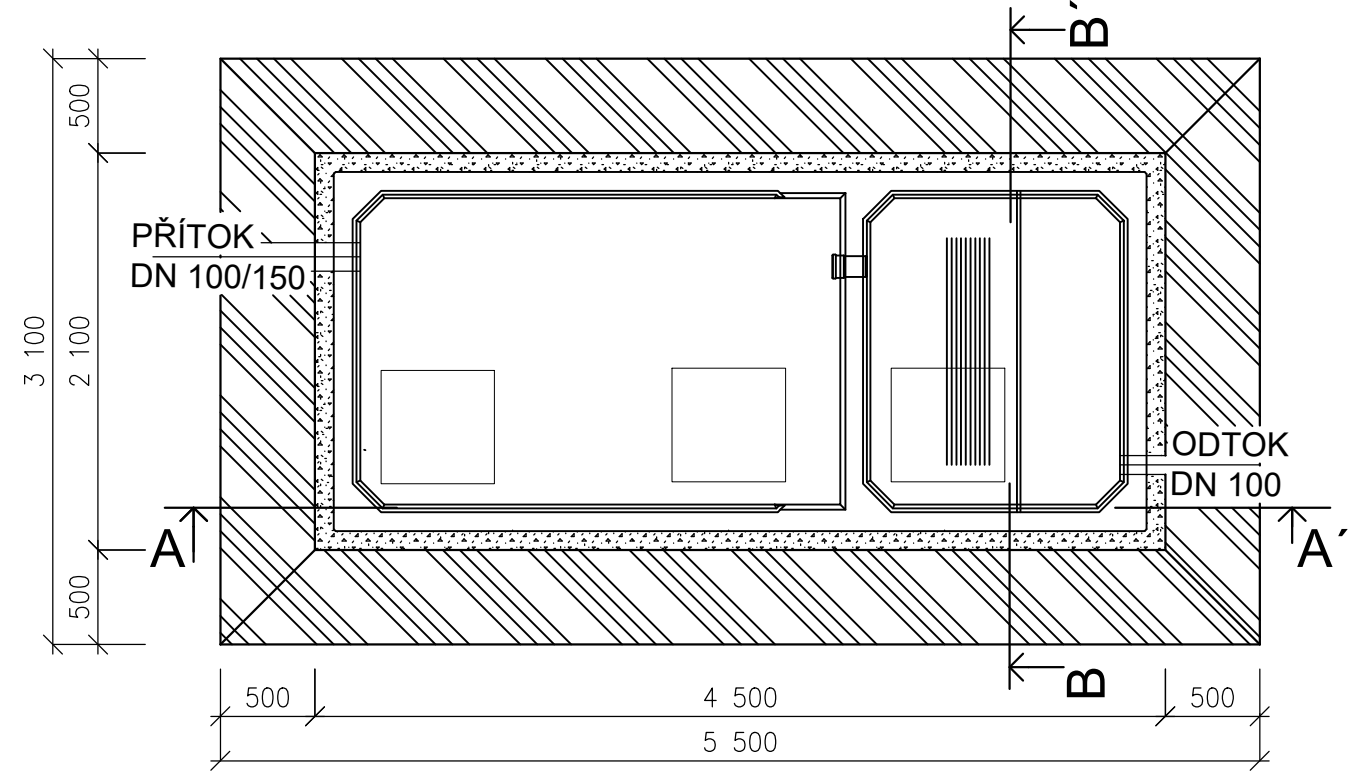


ŘEZ A-A'

M 1:40

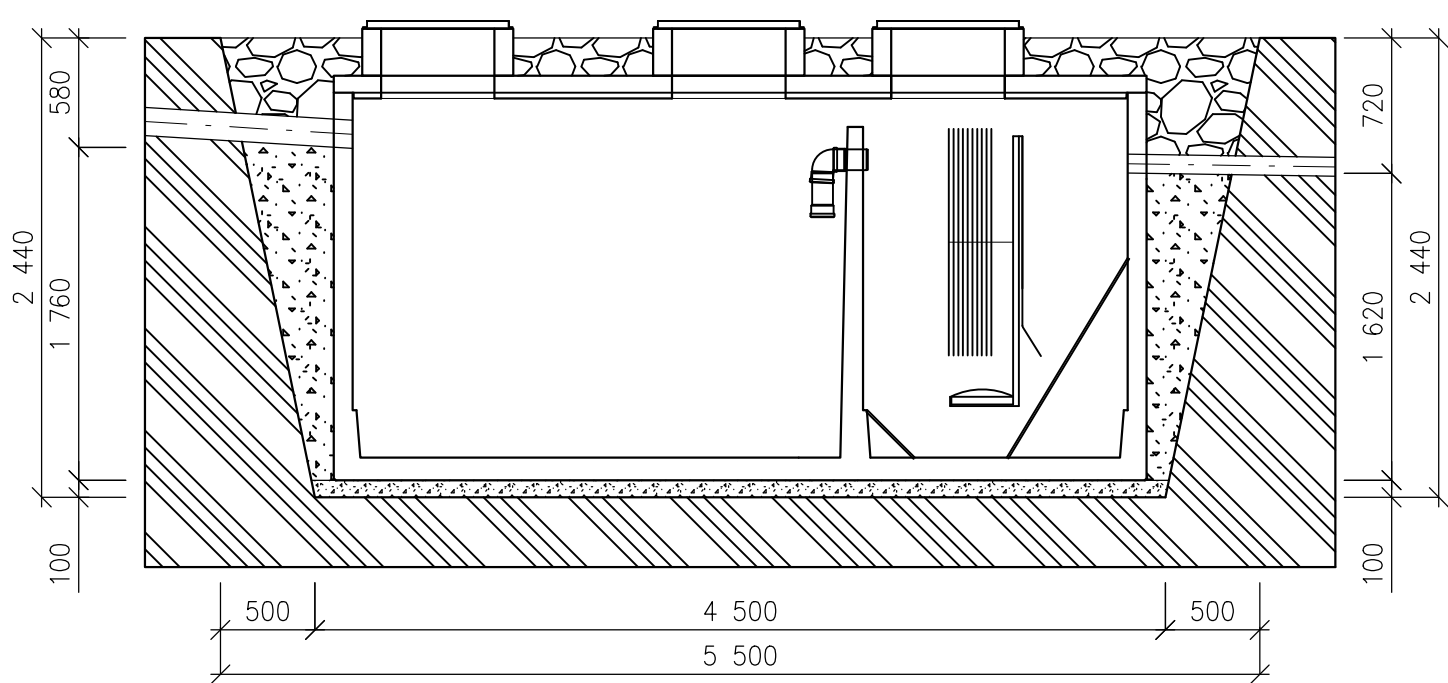


ŘEZ B-B'

M 1:40

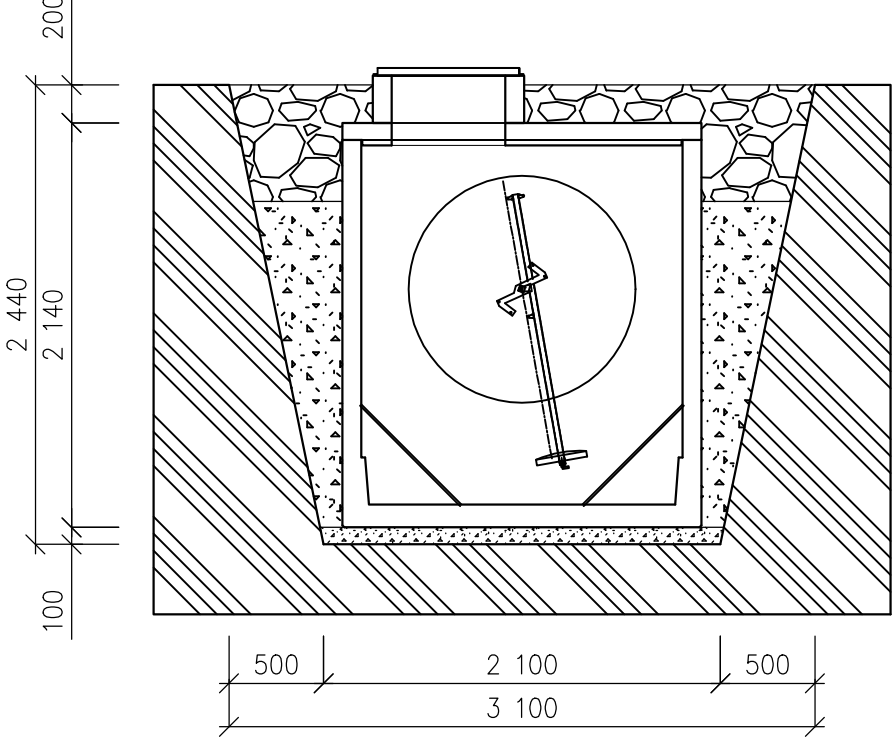

LEGENDA

- HUTNĚNÝ ŠTĚRKOPÍSKOVÝ PODSYP/OBSYP, frakce 4/16 mm, výška 10 cm, potřebné množství = 5 m3
- ZÁSYP VÝKOPKEM Z MEZIDEPONIE
- ROSTLÁ ZEMINA
- ODLEHČENÝ ZÁSYP - POLYSTYREN, STYROPOR, používá se pokud nátokové potrubí je hlouběji než 45 cm pod terénem
- ??? HLOUBKA NÁTOKU DLE SKUTEČNÉHO STAVU

D					
C					
B					
A					
Rev.	Popis změny/Modification description		Datum/Date	Upravit/editing	Kontrola/Verified
Kreslil: Drawn:	Rodim Klimecký tel. 606 709 808	Objednatel: Customer:	Zak. číslo: Order No:		
Kontrola: Checked:	Ing. A. Jiroušková	Název: Name:	Datum/Date:		
Projektant: Head :			Měřítka/Scale: M 1:40		
	Ing. Hellstein st.		Stupeň/Step: DSP		
		Paré č./No.	Výkres č./Drawing No.		
		Obsah: Content:	DISPOZICE SESTAVY ČOV		
Tento výkres a jeho přílohy jsou majetkem fy Hellstein spol. s r. o., Petřvaldská 459, Šenov, CZ-739 34. Kopírování, úpravy a poskytnutí jiným osobám a firmám bez předchozího souhlasu zakázáno.					